


NOTAS

- MEDIDAS E NÍVEIS EM METROS;
- VERIFICAR POSIÇÃO EXATA DOS PILARES NO PROJETO ESTRUTURAL;
- VERIFICAR DETALHES CONSTRUCTIVOS PERTINENTES NAS FRANQUIAS DE DETALHAMENTO;
- EM CASO DE CONFLITO DE INFORMAÇÕES ENTRE O PROJETO GRÁFICO E O MEMORIAL DESCRITIVO, PREVALECE A INFORMAÇÃO CONTIDA NOS DESENHOS;
- ALTERAÇÕES NESTE PROJETO SOMENTE COM AUTORIZAÇÃO EXPRESSA DO FNDE

REFERÊNCIAS:

- PLANILHA DE QUANTITATIVOS;
- MEMORIAL DESCRITIVO E ESPECIFICAÇÕES TÉCNICAS (MARCAS, FABRICANTES DE MATERIAIS RELACIONADOS AOS PROJETOS CONSTITUÍM-SE APENAS COMO REFERÊNCIA. O FNDE NÃO DIRECIONA A ESCOLHA DE MARCAS E NÃO MANTÉM CADASTRO DE FABRICANTES).

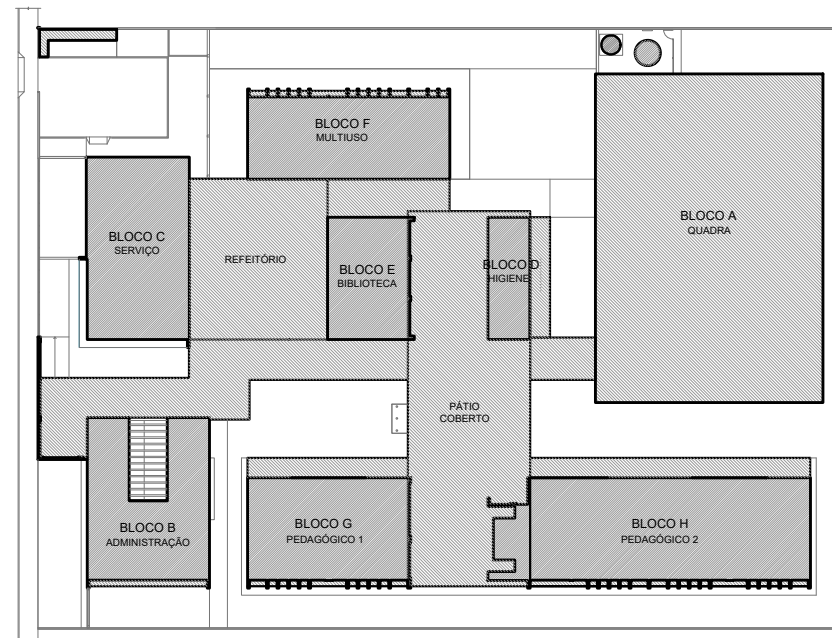

CROQUI DE REFERÊNCIA

Nº	DATA	DESCRIÇÃO
CONTROLE DE REVISÕES		

FNDE Fundo Nacional de Desenvolvimento da Educação

MINISTÉRIO DA EDUCAÇÃO

PROJETO PADRÃO - FNDE

PROPRIETÁRIO: :

ENDEREÇO:

MUNICÍPIO - UF:

PROPRIETÁRIO

RESP. TÉCNICO CREA

AUTOR DO PROJETO CAU

DLFO

CREA

RA

OBSERVAÇÕES:

ESCOLA 5 SALAS DE AULA - MODELO TÉRREO
PROJETO DE ARQUITETURA

COORDENAÇÃO CGEST - Coordenação Geral de Infraestrutura Educacional	PLANTA BAIXA LAYOUT EQUIPAMENTO	ARQ
REVISÃO R.00	ESCALA 1/100	PRIMARIA
FORMATO (1100x800)	DATA DE REVISÃO JANEIRO/2021	04/45

LEGENDA	QTD	DESCRIÇÃO
RF1	01	REFRIGERADOR VERTICAL INDUSTRIAL 4 PORTAS (COZINHA)
RF3	01	REFRIGERADOR DOMÉSTICO "FROSTFREE" 410L (COZINHA)
FZ	01	FREEDER INDUSTRIAL VERTICAL 500L (DESPENSA)
CO	01	FOGÃO COMERCIAL DE QUEIMADORES COM 2 FORNOS (COZINHA)
CO	01	FORNO COMBINADO A GÁS (COZINHA)
LV	01	LAVA-LOUÇAS (COZINHA)
BL	01	BALANÇA DIGITAL CAPACIDADE MÍN. 30kg (COZINHA)

LEGENDA	QTD	DESCRIÇÃO
BL	01	BALANÇA PLATAFORMA 150 kg (COZINHA)
LI	01	LÍQUIDIFICADOR INDUSTRIAL CAPACIDADE DE 15L (COZINHA)
LI	01	LÍQUIDIFICADOR COMERCIAL CAPACIDADE DE 8L (COZINHA)
BT	01	BATEDEIRA PLANETÁRIA 12L (COZINHA)
BT	01	BATEDEIRA PLANETÁRIA 5L (COZINHA)
MI	01	MICROONDAS 30L - LINHA BRANCA (COZINHA)
MI	01	MICROONDAS 34L - LINHA COMERCIAL (COZINHA)

LEGENDA	QTD	DESCRIÇÃO
EP	01	ESPRESSOADEIRA DE FRUTAS CÍTRICAS (COZINHA)
MT	01	MÁQUINA PROCESSADORA DE ALIMENTOS (COZINHA)
CF	01	CATETERA (SALA PROFESSORES)
PS	01	PURIFICADOR DE ÁGUA (S. PROFESSORES, COZINHA)
BE	01	BEBEDOURO ELÉTRICO ACESSÍVEL (REFEITÓRIO, PÁTIO COBERTO, VESTIÁRIOS ALUNOS)
BE	01	BEBEDOURO INDUSTRIAL 25L (REFEITÓRIO, PÁTIO COBERTO, VESTIÁRIOS ALUNOS)
BD	01	BALCÃO TÉCNICO DE DISTRIBUIÇÃO (REFEITÓRIO)

LEGENDA	QTD	DESCRIÇÃO
MG	01	LAVADORA DE ROUPAS LINHA BRANCA 11 kg (LAVANDERIA)
SC	01	SECADORA DE ROUPAS LINHA BRANCA 10 kg (LAVANDERIA)
FE	01	FERRO ELÉTRICO (LAVANDERIA)
CL	01	CABO COLETOUR DE LÍQUIDO 240L (PÁTIO SERVIÇO)
LX	10	LÂMPADA COM PEDAL 50L (SANTALINHO, VEST. ALUNOS, COZINHA, VARANDA SERVIÇO, COZINHA)
LX	01	CONJUNTO DE LÂMPADA PARA COLETA SELETIVA (REFEITÓRIO, PÁTIO COBERTO, ACESSO)

LEGENDA	QTD	DESCRIÇÃO
AR	17	APARELHO DE AR CONDICIONADO SPLIT 9.000 BTU'S (S. PROFESSORES, BIBLIOTECA, S. MULTUSO, SALAS DE AULA)
AR	02	APARELHO DE AR CONDICIONADO SPLIT 22.000 BTU'S (SECRETARIA, RECURSOS MULTIFUNÇÃO)
AR	02	APARELHO DE AR CONDICIONADO SPLIT 12.000 BTU'S (COORDENAÇÃO, DIREÇÃO)
TV	02	TELEVISOR DE 32" (S. PROFESSORES, COZINHA)
IP	01	IMPRESSORA (SECRETARIA)
VP	29	VENTILADOR DE PAREDE (SECR., COZINHA, S. PROFES., DIREÇÃO, COZINHA, BIBLIOTECA, S. MULTUSO, RECURSOS MULT., S. AULA)

1 PLANTA DE LAYOUT - EQUIPAMENTO
ESCALA 1/100